


OGGETTO: PROGETTO LAVORI DI MANUTENZIONE STRAORDINARIA PER TRASFORMAZIONE FUNZIONALE DELLA SALA TAC NELL'OSPEDALE DI CASTELLAMMARE DI STABIA. APPROVAZIONE VERBALE DI VALIDAZIONE. APPROVAZIONE PROGETTO.

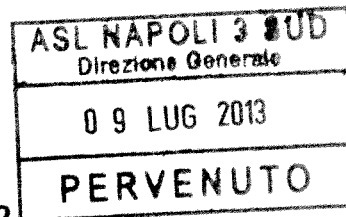

Il Dirigente responsabile della U.O.C. Gestione Tecnica ed Ottimizzazione del Patrimonio Immobiliare Ospedaliero

Alla stregua dell'istruttoria compiuta dal Dirigente responsabile della predetta U.O.C. Gestione Tecnica ed Ottimizzazione del Patrimonio Immobiliare Ospedaliero e delle risultanze degli atti tutti richiamati nelle premesse che seguono, costituenti istruttoria a tutti gli effetti di legge, nonché dell'espressa dichiarazione di regolarità tecnica ed amministrativa della stessa resa dal medesimo Dirigente proponente a mezzo di sottoscrizione della presente;

dichiarata altresì espressamente con la sottoscrizione, nella qualità di responsabile del trattamento anche nella fase di pubblicazione, la conformità del presente atto ai principi di cui al D.Lgs. 30 giugno 2003, n. 196, con consequenziale esclusiva assunzione di responsabilità;

dichiarata, infine, la conformità del presente atto ai principi di cui alla legge 6 novembre 2012, n. 190;

Premesso:

- che questa Azienda ha acquistato, tramite convenzione Consip, n° 2 T.A.C. "Brightspeed Elite" che dovranno essere fornite dalla ditta "GE" per essere installate presso gli Ospedali di Castellammare di Stabia e di Boscotrecase;
- che, presso l'Ospedale di Castellammare di Stabia attualmente è già presente una sala TAC con una apparecchiatura di marca "SIEMENS" modello "Somaton Emotion Duo", in esercizio ma di vecchia tecnologia, che a sua volta, come da indicazione della Direzione Aziendale, dovrà essere trasferita presso l'Ospedale di Vico Equense;
- che, è risultato necessario procedere alla redazione di specifici progetti per l'allestimento dei locali dal punto di vista strutturale che impiantistici necessari per il corretto funzionamento delle nuove TAC da installare nonché quella da trasferire all'ospedale di Vico Equense;
- che, con la Determina Dirigenziale n° 079/GTO del 22/02/2013, per tutti i motivi in essa contenuti, fu affidato all'ing. Gianfranco Falconio da Napoli, l'incarico della redazione della progettazione definitiva/esecutiva nonché la Direzione dei lavori delle opere di consolidamento strutturale necessaria per adeguare i locali dove verranno installate le apparecchiature T.A.C. presso gli Ospedali di Castellammare di Stabia, Boscotrecase e Vico Equense;
- che, con la Determina Dirigenziale n° 087/GTO del 26/02/2013, per tutti i motivi in essa contenuti, fu affidato all'ing. Alberto Spinelli da Salerno, l'incarico della redazione della progettazione definitiva/esecutiva degli impianti meccanici, elettrici e speciali a servizio delle apparecchiature T.A.C. da installare presso gli Ospedali di Castellammare di Stabia, Boscotrecase e Vico Equense;
- che, successivamente, con la Determina Dirigenziale n° 176/GTO del 21/05/2013, per tutti i motivi in essa contenuti, fu affidato all'ing. Massimiliano Orlo da Sirignano (AV) l'incarico di

Coordinatore della Sicurezza in fase di progettazione e di esecuzione dei lavori compresi nei progetti per la installazione delle tre T.A.C. ai presidi ospedalieri di Castellammare di Stabia, Vico Equense e Boscotrecase;

- che, con la nota prot. n° 582/GTO del 04/02/2013, si trasmetteva alla Direzione Strategica di questa Azienda il progetto preliminare, redatto da questo Servizio, per la relativa approvazione e per la richiesta della specifica autorizzazione di spesa a copertura totale dell'intervento ammontante ad €. 1.000.000,00;
- che, in conseguenza di ciò, il Direttore del Servizio Economico Finanziario di questa Azienda, con la nota prot. n° 1338 del 18/03/2013, su disposizione della Direzione Generale, emetteva apposita Autorizzazione di spesa n° 322/2013 sul Conto n° 101020210 dell'importo richiesto di €. 1.000.000,00;
- che, i tecnici di questo Servizio, unitamente ai professionisti esterni incaricati hanno redatto, ciascuno per le rispettive competenze, il "Progetto definitivo/esecutivo per la esecuzione dei lavori di manutenzione straordinaria per trasformazione funzionale della sala TAC" all'ospedale di Castellammare di Stabia, tenendo conto di quanto rappresentato dall'Esperto Qualificato, ing. Francesco Di Capua, per quanto attiene la parte delle schermature AntiX;
- che, a progettazione ultimata, questo Servizio ha provveduto ad eseguire le operazioni di verifica e validazione del progetto di cui sopra ciò ai sensi degli artt. 54 e 55 del D.P.R. 207 del 05/10/2010 e s.m.i., i cui esiti sono riportati nell'allegato verbale redatto, in contraddittorio tra le parti, in data 28/05/2013;
- che, il citato progetto definitivo/esecutivo è completo degli elaborati tecnico/contabili/amministrativi così come indicati nell'allegato elenco che forma parte integrante del presente atto;
- che il quadro economico del citato progetto, così come indicato nella "Tav. 07" è il seguente:

A) LAVORI A CORPO					
1) opere edili e protezionistiche anti-rx					€ 58.534,07
2) impianto condizionamento e speciale					€ 94.484,81
3) impianto elettrico					€ 90.185,60
4) impianto gas-medicinali					€ 8.729,77
				Somma lavori	€ 251.934,25
5) Eventuali O.S. Integrativi					€ 1.600,00
6) O.S. non soggetti a ribasso					€ 5.227,97
				Somma O.S.	€ 6.827,97
B) SOMME A DISPOSIZIONE DELL'AMMINISTRAZIONE					
1) Costi DUVRI, Oneri Smaltimento					€ 1.000,00
2) Lavori in economia					€ 5.000,00
3) I.V.A. sui lavori il 10%		€ 259.534,25	10%		€ 25.953,43
4) Art. 92 - D. Leg. vo n° 163/2006 (Fondo Incentivante (2% di €. 253.534,25)			2%		€ 5.070,69
5) Spese Tecniche il 12%		€ 251.934,25	12%		€ 30.232,11

6) I.V.A. su Spese Tecniche 21%	€ 30.232,11	21%	€ 6.348,74
7) C.N.P.A.I.A. al 4%	€ 30.232,11	4%	€ 1.209,28
8) Spese per pubblicità			€ 2.500,00
9) Imprevisti il 5%	€ 251.934,25	5%	€ 12.596,71
		Somma O.S.	€ 89.910,96
C) TOTALE PROGETTO (A+B)	€ 253.534,25	€ 89.910,96	= € 343.445,21

- che la relativa copertura finanziaria di € 343.445,21 è prevista nella Autorizzazione di spesa n° 322/2013 sul Conto n° 101020210 dell'importo complessivo di € 1.000.000,00 che, sottratte le somme di € 241.057,55 già impegnata per l'esecuzione del progetto di allestimento della sala TAC all'ospedale di Vico Equense, € 411.442,54 già impegnata per la esecuzione del progetto per l'allestimento della TAC all'ospedale di Boscotrecase ed € 343.445,21 prevista nel presente atto, restano disponibili € 4.054,70;

PROPONE AL DIRETTORE GENERALE


- di approvare l'allegato verbale di verifica e di validazione relativo al "Progetto definitivo/esecutivo per la esecuzione dei lavori di manutenzione straordinaria per trasformazione funzionale della sala TAC" all'ospedale di Castellammare di Stabia, redatto in data 28/05/2013;
- di approvare il "Progetto definitivo/esecutivo per la esecuzione dei lavori di manutenzione straordinaria per la trasformazione funzionale della TAC" all'ospedale di Castellammare di Stabia, redatto dai tecnici di questo Servizio unitamente ai professionisti esterni incaricati e nelle premesse indicati, completo degli elaborati indicati nell'allegato elenco;
- di approvare il quadro economico del citato progetto, così come indicato nella "Tav. 07", di seguito riportato:

A) LAVORI A CORPO				
1) opere edili e protezionistiche anti-rx				€ 58.534,07
2) impianto condizionamento e speciale				€ 94.484,81
3) impianto elettrico				€ 90.185,60
4) impianto gas-medicinali				€ 8.729,77
			Somma lavori	€ 251.934,25
5) Eventuali O.S. Integrativi				€ 1.600,00
6) O.S. non soggetti a ribasso				€ 5.227,97
			Somma O.S.	€ 6.827,97
B) SOMME A DISPOSIZIONE DELL'AMMINISTRAZIONE				
1) Costi DUVRI, Oneri Smaltimento				€ 1.000,00
2) Lavori in economia				€ 5.000,00
3) I.V.A. sui lavori il 10%	€ 259.534,25	10%		€ 25.953,43
4) Art. 92 - D.Leg.vo n° 163/2006 (Fondo Incentivante (2% di € 253.534,25)		2%		€ 5.070,69
5) Spese Tecniche il 12%	€ 251.934,25	12%		€ 30.232,11
6) I.V.A. su Spese Tecniche 21%	€ 30.232,11	21%		€ 6.348,74
7) C.N.P.A.I.A. al 4%	€ 30.232,11	4%		€ 1.209,28

				€ 2.500,00	
	8) Spese per pubblicità			€ 12.596,71	
	9) Imprevisti il 5%	€ 251.934,25	5%		
			Somma O.S.		€ 89.910,96
				=	€ 343.445,21
C)	TOTALE PROGETTO (A+B)	€ 253.534,25	€ 89.910,96		

- di far gravare la spesa di € 343.445,21 alla Autorizzazione di spesa n° 322/2013 sul Conto n° 101020210 dell'importo complessivo di € 1.000.000,00 che, sottratte le somme di € 241.057,55 già impegnata per l'esecuzione del progetto di allestimento della sala TAC all'ospedale di Vico Equense, € 411.442,54 già impegnata per la esecuzione del progetto per l'allestimento della TAC all'ospedale di Boscotrecase ed € 343.445,21 prevista nel presente atto, restano ancora disponibili € 4.054,70 dall'impegno principale;

Il Dirigente Responsabile della U.O.C.
Arch. Aldo Napolano

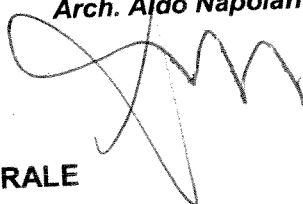

IL DIRETTORE GENERALE

Preso atto della dichiarazione resa dal dirigente proponente con la sottoscrizione, in ordine alla regolarità tecnica ed amministrativa del presente atto, nonché relativa alla conformità dello stesso atto alle disposizioni vigenti in materia di tutela della privacy, sentito il parere favorevole espresso dai Direttori Amministrativo e Sanitario,

DELIBERA

di approvare l'allegato verbale di verifica e di validazione relativo al "Progetto definitivo/esecutivo per la esecuzione dei lavori di manutenzione straordinaria per trasformazione funzionale della sala TAC" all'ospedale di Castellammare di Stabia, redatto in data 28/05/2013;

- di approvare il "Progetto definitivo/esecutivo per la esecuzione dei lavori di manutenzione straordinaria per la trasformazione funzionale della sala TAC" all'ospedale di Castellammare di Stabia, redatto dai tecnici di questo Servizio unitamente ai professionisti esterni incaricati e nelle premesse indicati, completo degli elaborati indicati nell'allegato elenco;
- di approvare il quadro economico del citato progetto, così come indicato nella "Tav. 07", di seguito riportato:

A)	LAVORI A CORPO				€ 58.534,07
	1) opere edili e protezionistiche anti-rx				€ 94.484,81
	2) impianto condizionamento e speciale				€ 90.185,60
	3) impianto elettrico				€ 8.729,77
	4) impianto gas-medicinali				
			Somma lavori		€ 251.934,25
	5) Eventuali O.S. Integrativi			€ 1.600,00	
	6) O.S. non soggetti a ribasso			€ 5.227,97	
			Somma O.S.		€ 6.827,97

B) SOMME A DISPOSIZIONE DELL'AMMINISTRAZIONE					
					€ 1.000,00
1) Costi DUVRI, Oneri Smaltimento					€ 5.000,00
2) Lavori in economia					€ 25.953,43
3) I.V.A. sui lavori il 10%		€ 259.534,25	10%		€ 25.953,43
4) Art. 92 - D.Leg.vo n° 163/2006 (Fondo Incentivante (2% di €. 253.534,25)			2%		€ 5.070,69
5) Spese Tecniche il 12%		€ 251.934,25	12%		€ 30.232,11
6) I.V.A. su Spese Tecniche 21%		€ 30.232,11	21%		€ 6.348,74
7) C.N.P.A.I.A. al 4%		€ 30.232,11	4%		€ 1.209,28
8) Spese per pubblicità					€ 2.500,00
9) Imprevisti il 5%		€ 251.934,25	5%		€ 12.596,71
			Somma O.S.		€ 89.910,96
C) TOTALE PROGETTO (A+B)		€ 253.534,25		€ 89.910,96	= € 343.445,21

- di far gravare la spesa di € 343.445,21 alla Autorizzazione di spesa n° 322/2013 sul Conto n° 101020210 dell'importo complessivo di € 1.000.000,00 che, sottratte le somme di € 241.057,55 già impegnata per l'esecuzione del progetto di allestimento della sala TAC all'ospedale di Vico Equense, € 411.442,54 già impegnata per la esecuzione del progetto per l'allestimento della TAC all'ospedale di Boscotrecase ed € 343.445,21 prevista nel presente atto, restano ancora disponibili € 4.054,70 dall'impegno principale;


il dirigente proponente sarà responsabile in via esclusiva della esecuzione della presente deliberazione, che viene resa, stante l'urgenza immediatamente esecutiva, curandone tutti i consequenziali adempimenti e le relative procedure di gara per l'affidamento dei lavori.

EL GRECO


Il Direttore Sanitario
Dott. Giuseppe Russo



Il Direttore Amministrativo
Dott. Salvatore Panaro

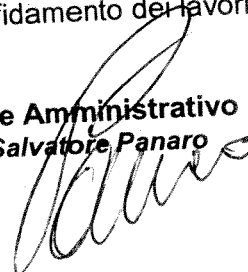

Il Direttore Generale
Dott. Maurizio D'Amora

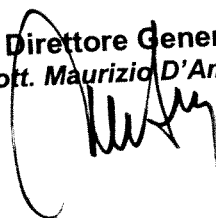

ASL NA3 SUD
UOC Servizio Gestione Tecnica ed Ottimizzazione
del Patrimonio Immobiliare Ospedaliero

Oggetto : Validazione ed approvazione del progetto esecutivo per la trasformazione funzionale della TAC ubicata al primo rialzato del P.O. "San Leonardo" – Castellamare di Stabia (NA).

Progettista Architettonico: Ufficio Tecnico SAL NA3 Sud;

Progettista Strutturale: Dott. Ing. Gianfranco Falconio;

Progettista Impianti: Dott. Ing. Alberto Spinelli;

VALIDAZIONE
DEL PROGETTO DEFINITIVO/ESECUTIVO DELLA MANUTENZIONE
STRAORDINARIA PER
LA TRASFORMAZIONE FUNZIONALE DELLA SALA TAC
P.O. "San Leonardo" Castellamare di Stabia (NA)
(Articoli 54 e 55 D.P.R. 207 del 5 Ottobre 2010 e s.m.i.)

- RELAZIONE TECNICA DELL'ATTIVITA' DI SUPPORTO -

Si premette il progetto preliminare inerente la realizzazione delle TAC nei P.O. "De Luca e Rossano" di Vico Equense (NA) "San Leonardo" di Castellamare di Stabia (NA) e "Sant'Anna" di Boscotrecase redatto dall'ufficio è stato approvato dal direttore generale in data 06/02/2013, dal tale approvazione è scaturita:

- autorizzazione del GEF n.322/2013 Conto 101020210 per un importo totale di Euro 1.000.000,00.

Premesso tutto quanto innanzi riportato, il sottoscritto Arch. Aldo Napolano in qualità di dirigente del servizio UOC dell'ASL NA3 SUD, ha proceduto in contraddittorio con i progettisti a verificare la conformità del progetto definitivo/esecutivo alla normativa vigente.

Nello specifico si è provveduto a verificare conformemente alle prescrizioni dell'art. 54 e 55 del D.P.R. 207/2010 ed s.m.i.:

- a) la corrispondenza del nominativo del progettista a quello titolare dell'affidamento e la sottoscrizione dei documenti per l'assunzione delle rispettive responsabilità in riferimento al progetto;
- b) l'approvazione del progetto preliminare e relativo quadro economico dei lavori per la realizzazione delle sale TAC dei P.O. "De Luca e Rossano" di Vico Equense (NA) "San Leonardo" di Castellamare di Stabia (NA) e "Sant'Anna" di Boscotrecase, e l'autorizzazione del GEF n.322/2013 Conto 101020210 per un importo totale di Euro 1.000.000,00;
- c) la completezza, adeguatezza e chiarezza degli elaborati progettuali, grafici, descrittivi e tecnico-economici, previsti dal regolamento in riferimento al progetto;
- d) l'esistenza delle relazioni di calcolo degli impianti e la valutazione dell'idoneità dei criteri adottati per gli stessi;
- e) l'esistenza dei computi metrico-estimativi e la verifica della corrispondenza agli elaborati grafici, descrittivi ed alle prescrizioni capitolari in riferimento al progetto definitivo/esecutivo;

- f) la rispondenza delle scelte progettuali alle esigenze di manutenzione e gestione in riferimento al progetto definitivo/esecutivo;
- g) la non necessità di valutazione di impatto ambientale in riferimento al progetto;
- h) l'esistenza delle dichiarazioni in merito al rispetto delle prescrizioni normative, tecniche e legislative comunque applicabili al progetto definitivo/esecutivo;
- i) il coordinamento tra le prescrizioni del progetto e le clausole dello schema di contratto e del capitolato speciale d'appalto nonché la verifica della rispondenza di queste ai canoni della legalità in riferimento al progetto definitivo/esecutivo.

Tanto premesso, le operazioni di validazione del progetto esecutivo sono state avviate in data **15/05/2013** presso la sede dell'UOC del ASL NA3SUD, ove sono intervenuti, tra l'altro:

- **Arch. Aldo Napolano**, dirigente dell'UOC del ASL NA3SUD
- **Progettista Architettonico:** Ufficio Tecnico SAL NA3 Sud;
- **Progettista Strutturale:** Dott. Ing. Gianfranco Falconio;
- **Progettista Impianti:** Dott. Ing. Alberto Spinelli;

e che in data odierna 28/05/2013 è presente anche l'ing. Orlo Massimiliano in qualità di coordinatore della sicurezza in fase progettuale ed esecutiva, appositamente incaricato con determina di affidamento n.176/GTO del 21/05/2013.



E' stato effettuato riscontro in contraddittorio del progetto definitivo/esecutivo, secondo l'elenco tavole come appresso esplicitato ivi compreso la relazione dell'esperto qualificato Ing. Di Capua allegata alla tav.2 dell'elenco sottostante.

PARTE GENERALE, STRUTTURALE E BARRIERE ANTI -RX:

- Tav.1 – RELAZIONE GENERALE;
- Tav.2 – RELAZIONE TECNICA E RELAZIONI SPECIALISTICHE;
- Tav.3 – ELABORATO GRAFICO;
- Tav.4 – RELAZIONE DI CALCOLO STRUTTURALE;
- Tav.5 – ELENCO PREZZI;
- Tav.6 – COMPUTO METRICO ESTIMATIVO LAVORI EDILI;
- Tav.7 – QUADRO ECONOMICO;
- Tav.8 – PSC;
- Tav.9 – CAPITOLATO SPECIALE D'APPALTO;
- Tav.10 – DISCIPLINARE OPERE EDILI;
- Tav.11 – SCHEMA DI CONTRATTO;
- Tav.12 – CRONOPROGRAMMA

PROGETTO ESECUTIVO IMPIANTI:

- | | |
|-------|---|
| RT Im | Relazione Tecnica – Impianti meccanici |
| RT Ie | Relazione Tecnica – Impianti elettrici e speciali |
| DT Im | Disciplinare Tecnico – Impianti meccanici |
| DT Ie | Disciplinare Tecnico – Impianti elettrici e speciali |
| CMe | Computo Metrico Estimativo – Impianti meccanici ed elettrici e speciali |
| EPU | Elenco Prezzi Unitari – Impianti meccanici ed elettrici e speciali |
| AP | Analisi prezzi – Impianti meccanici ed elettrici e speciali |
| RCIm | Relazione di calcolo – Impianti meccanici |
| RCIe | Relazione di calcolo – Impianti elettrici e speciali |
| PMma | Piano di manutenzione – Manuale d'uso |
| PMmm | Piano di manutenzione – Manuale di manutenzione |

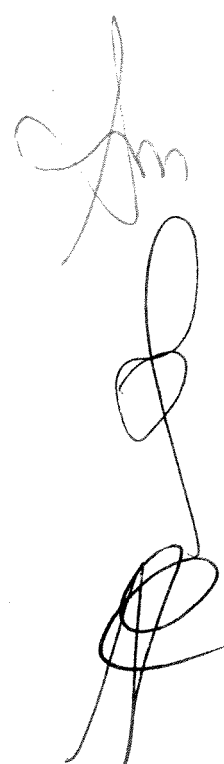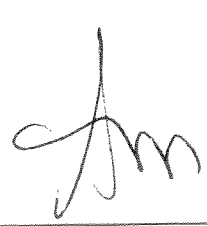PMpm1	Piano di manutenzione – Programma di manutenzione – Sottoprogramma delle prestazioni	
PMpm2	Piano di manutenzione – Programma di manutenzione – Sottoprogramma dei controlli	
PMpm3	Piano di manutenzione – Programma di manutenzione – Sottoprogramma degli interventi	
PL	Programma lavori	
RA	Regolazione Automatica	
IM 01	Pianta piano rialzato canalizzazioni di mandata	scala 1:50
IM 02	Pianta piano rialzato canalizzazioni di ripresa	scala 1:50
IM 03	Pianta piano rialzato canalizzazioni di insieme	scala 1:50
IM 04	Pianta piano interrato canalizzazioni di mandata	scala 1:50
IM 05	Pianta piano interrato canalizzazioni di ripresa	scala 1:50
IM 06	Pianta piano interrato canalizzazioni di insieme	scala 1:50
IM 07	Schema altimetrico canalizzazioni di insieme	
IM 08	Particolari canalizzazioni	
IM 09	Pianta piano interrato percorso tubazioni circuito caldo	scala 1:50
IM 10	Pianta piano rialzato percorso tubazioni circuito caldo e freddo	scala 1:50
IM 11	Pianta piano primo percorso tubazioni circuito caldo e freddo	scala 1:50
IM 12	Pianta piano rialzato rete scarico condensa fan-coils	scala 1:50
IM 13	Schema funzionale sottocentrale termofrigorigena	
IM 14	Pianta piano primo rete gas medicali	scala 1:50
IM 15	Schema generale tubazioni	
IM 16	Particolari tubazioni	
IE 01a	Pianta piano interrato linee alimentazione principale - sx	scala 1:50
IE 01b	Pianta piano interrato linee alimentazione principale - dx	scala 1:50
IE 02	Pianta piano primo linee alimentazione Gruppo Refrigeratore	scala 1:50
IE 03	Schema elettrico Quadro Generale	
IE 04	Schema elettrico Quadro UTA	
IE 05	Schema elettrico linee alimentazione	

In seguito alla verifica finale del progetto definitivo/esecutivo, è stato redatto il presente verbale di validazione.

Il sottoscritto Arch. Aldo Napolano in qualità di dirigente del servizio UOC dell'ASL NA3 SUD in riferimento alla validazione del progetto definitivo/esecutivo della manutenzione straordinaria inerente la trasformazione funzionale della sala TAC ubicata al Piano rialzato del P.O. "San Leonardo" esprime

Parere Favorevole

per l'approvazione di competenza del progetto definitivo/esecutivo della manutenzione straordinaria inerente la trasformazione funzionale della sala TAC ubicata al Primo Piano rialzato del P.O. "San Leonardo" di Castellamare di Stabia (NA).

Quanto sopra, insieme alle n. 46 schede di verifica, ai n. 01 Verbale di Validazione redatto nella fase istruttoria e che, formando parte integrante e sostanziale della presente relazione, s'intendono qui interamente riportati a corredo della stessa.



All.: - n. 46 schede di verifica


Brusciano 28/05/2013

Dirigente dell'UOC
Arch. Aldo Napolano

Progettista Impianti
Ing. A. Spinelli

Progettista Strutturale
Ing. G. Falciano

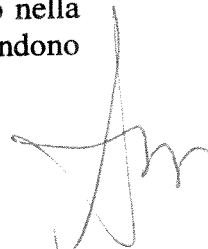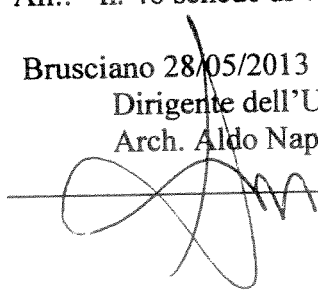

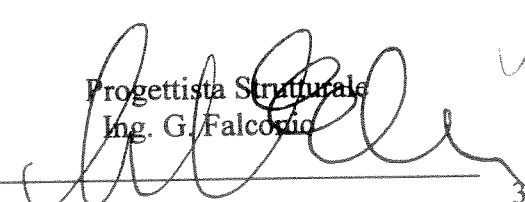LAVORI DI MANUTENZIONE STRAORDINARIA OSPEDALE "SAN LEONARDO" – CASTELLAMMARE DI STABIA – NAPOLI TRASFORMAZIONE FUNZIONALE SALA TAC ELENCO ELABORATI

PARTE GENERALE, STRUTTURALE E BARRIERE ANTI-RX:

- Tav.1 – RELAZIONE GENERALE;
- Tav.2 – RELAZIONE TECNICA E RELAZIONI SPECIALISTICHE;
- Tav.3 – ELABORATO GRAFICO;
- Tav.4 – RELAZIONE DI CALCOLO STRUTTURALE;
- Tav.5 – ELENCO PREZZI;
- Tav.6 – COMPUTO METRICO ESTIMATIVO LAVORI EDILI;
- Tav.7 – QUADRO ECONOMICO;
- Tav.8 – PSC;
- Tav.9 – CAPITOLATO SPECIALE D'APPALTO;
- Tav.10 – DISCIPLINARE OPERE EDILI;
- Tav.11 – SCHEMA CONTRATTO;
- Tav.12 – CRONOGRAMMA

PROGETTO ESECUTIVO

- RT Im Relazione Tecnica – Impianti meccanici
- RT Ie Relazione Tecnica – Impianti elettrici e speciali
- DT Im Disciplinare Tecnico – Impianti meccanici
- DT Ie Disciplinare Tecnico – Impianti elettrici e speciali
- CMe Computo Metrico Estimativo LAVORI EDILI – Impianti elettrici e speciali
- EPU Elenco Prezzi
- AP Analisi Prezzi – Impianti meccanici e speciali
- RCIm Relazione di calcolo – Impianti meccanici
- RCIe Relazione di calcolo – Impianti elettrici e speciali
- PMma Piano di manutenzione – Manuale d'uso
- PMmm Piano di manutenzione – Manuale di manutenzione
- PMpm1 Piano di manutenzione – Programma di manutenzione – Sottoprogramma delle prestazioni
- PMpm2 Piano di manutenzione – Programma di manutenzione – Sottoprogramma dei controlli
- PMpm3 Piano di manutenzione – Programma di manutenzione – Sottoprogramma degli interventi
- PL Programma lavori
- RA Regolazione Automatica
- IM 01 Pianta piano rialzato canalizzazioni di mandata scala 1:50
- IM 02 Pianta piano rialzato canalizzazioni di ripresa scala 1:50
- IM 03 Pianta piano rialzato canalizzazioni di insieme scala 1:50
- IM 04 Pianta piano interrato canalizzazioni di mandata scala 1:50
- IM 05 Pianta piano interrato canalizzazioni di ripresa scala 1:50

IM 06	Pianta piano interrato canalizzazioni di insieme	scala 1:50
IM 07	Schema altimetrico canalizzazioni di insieme	
IM 08	Particolari canalizzazioni	
IM 09	Pianta piano interrato percorso tubazioni circuito caldo	scala 1:50
IM 10	Pianta piano rialzato percorso tubazioni circuito caldo e freddo	scala 1:50
IM 11	Pianta piano primo percorso tubazioni circuito caldo e freddo	scala 1:50
IM 12	Pianta piano rialzato rete scarico condensa fan-coils	scala 1:50
IM 13	Schema funzionale sottocentrale termofrigorigena	
IM 14	Pianta piano primo rete gas medicali	scala 1:50
IM 15	Schema generale tubazioni	
IM 16	Particolari tubazioni	
IE 01a	Pianta piano interrato linee alimentazione principale - sx	scala 1:50
IE 01b	Pianta piano interrato linee alimentazione principale - dx	scala 1:50
IE 02	Pianta piano primo linee alimentazione Gruppo Refrigeratore	scala 1:50
IE 03	Schema elettrico Quadro Generale	
IE 04	Schema elettrico Quadro UTA	
IE 05	Schema elettrico linee alimentazione	





Letto, confermato e sottoscritto.

IL SEGRETARIO VERBALIZZANTE
(Dott. Marco Tullo)

Marco Tullo

TRASMISSIONE AL COLLEGIO SINDACALE

La presente deliberazione è stata trasmessa al Collegio Sindacale della A.S.L. ai sensi dell'art. 35 comma 3 della L. R. 03.11.94 n. 32 con nota n. 5084 in data 16/7/13

TRASMISSIONE AL COMITATO DI RAPPRESENTANZA DELLA CONFERENZA DEI SINDACI

La presente deliberazione è stata trasmessa al Comitato di Rappresentanza dei Sindaci ai sensi dell'art. 35 della L.R. 03.11.94 n. 32 con nota n. _____ in data _____

TRASMISSIONE ALLA GIUNTA REGIONALE

La presente deliberazione è stata trasmessa alla Struttura Regionale di Controllo della G.R.C. ai sensi dell'art.35 della L.R.03.11.94 n. 32 con nota n. _____ in data _____

PROVVEDIMENTO DELLA GIUNTA REGIONALE

Deliberazione della G.R. n. _____ del _____

Decisione: _____

IL FUNZIONARIO

15 LUG. 2013

INVIATA PER L'ESECUZIONE IN DATA _____ / _____ A:

DIRETTORE SANITARIO D'AZIENDA	U.O.C. MATERNO INFANT. DISTRET.	
DIRETTORE AMMINISTRATIVO D'AZIEN	U.O.C. MEDICINA LEGALE PUBBL.VAL.	
COLLEGIO SINDACALE	U.O.C. PATOLOGIA CLINICA	
U.O.C. GABINETTO	U.O.C. PREVENZIONE E PROTEZIONE	
U.O.C. CONTROLLO DI GESTIONE	U.O.C. Progr. PIAN. VAL. ATTIV. SAN	
U.O.C. AFFARI GENERALI	U.O.C. PSICOL.INTEG.DONNA E BAMB.	DISTRETTO N. 52
U.O.C. AFFARI LEGALI	U.O.C. RELAZIONE CON IL PUBBLICO	DISTRETTO N. 53
U.O.C. ACQUISIZIONE BENI E SERV.	U.O.C. RISK MANAGEMENT	DISTRETTO N. 54
U.O.C. ASSISTENZA DISTRETTUALE	U.O.S. ISPETTIVA AMM.VA	DISTRETTO N. 55
U.O.C. ASSISTENZA OSPEDALIERA	U.O.S. ISPETTIVA SANITARIA	DISTRETTO N. 56
U.O.C. ASS.ZA RIABILITATIVA AREA A	COORD.TO COMITATO ETICO	DISTRETTO N. 57
U.O.C. ASS.ZA RIABILITATIVA AREA B	COORD.TO GESTIONE LIQUIDATORIA	DISTRETTO N. 58
U.O.C. ASSISTENZA SANITARIA	COORD.TO PROGETTI FONDI	DISTRETTO N. 59
U.O.C. EPIDEMIOLOGIA VALUTATIVA	COORD.TO SOCIO SANITARIO AZIEND	OO.RR. AREA NOLANA
U.O.C. FASCE DEBOLI	DIPARTIMENTO FARMACEUTICO	OO.RR. AREA STABIESE
U.O.C. FORMAZ. E AGGIORN. PROF.	DIPARTIMENTO PREVENZIONE	OO.RR. GOLFO VESUVIANO
U.O.C. GESTIONE ECONOMICO FINAN	DIPARTIMENTO SALUTE MENTALE	OO.RR. PENISOLA SORRENTINA
U.O.C. GESTIONE RISORSE UMANE	DISTRETTO N. 34	
U.O.C. GEST.TECN.PATR.IMMOB.OSP.	DISTRETTO N. 48	
U.O.C. GEST.TECN.PATR.IMMOB.TER.	DISTRETTO N. 49	
U.O.C. GEST.TECN.SISTEMI INFORM.	DISTRETTO N. 50	
U.O.C. MATERNO INFANT. OSPEDAL.	DISTRETTO N. 51	